



COMANDO PROVINCIALE DEI VIGILI DEL FUOCO DI ROMA

RESTAURO E RIFUNZIONALIZZAZIONE
PER LA RIAPERTURA DEL TEATRO NARZIO



Committente: Comune di Subiaco
Piazza S. Andrea, 1
00028 Subiaco (RM)

Sindaco: Dott. Francesco Pelliccia

RUP: Arch. Daniele Cardoli


Progettista: Arch. Anelinda Di Muzio
Ordine degli Architetti di Roma e Provincia n° 9971
Via Baldassarre Peruzzi n. 20, 00153 Roma
Tel-fax: 06.57301390 / 333.248939

VALUTAZIONE PROGETTO

PIANTE PIANO -2, PIANO -1, PIANO TERRA, PIANO GALLERIA				ELABORATO VF01
REV. N.	DATA	DESCRIZIONE	SCALA	DATA
REV. N.	DATA	DESCRIZIONE	1:100	MARZO 2018


LEGENDA

- ESTINTORE A POLVERE
- ESTINTORE A CO₂
- IDRANTE UNI 45
- ZONA CON IMPIANTO DI SPEGNIMENTO SPLINKER
- QUADRO ELETTRICO GENERALE
- PULSANTE MANUALE DI ALLARME INDIRIZZABILE
- LUCE EMERGENZA LAMPADA AUTONOMA DI SICUREZZA CON INDICAZIONE "USCITA DI SICUREZZA"
- LUCE EMERGENZA LAMPADA AUTONOMA DI SICUREZZA
- ATTACCO PER AUTOPOMPA VV.FF.
- PANNELLO OTTICO ACUSTICO "ALLARME INCENDIO"
- IMPIANTO AUTOMATICO DI RIVELAZIONE DI FUMO DI TIPO OTTICO E TERMOVELOCIMETRICO
- PORTA RESISTENTE AL FUOCO REI 120 CON O SENZA MANIGLIONE ANTIPANICO CON O SENZA FUNZIONE DI U.S.
- CENTRALE RILEVAZIONE INCENDI
- MURI REI 90
- MURI REI 120
- MURI REI 30
- PERCORSO D'USCITA VERSO L'ALTO
- PERCORSO D'USCITA ORIZZONTALE
- PERCORSO D'USCITA VERSO IL BASSO

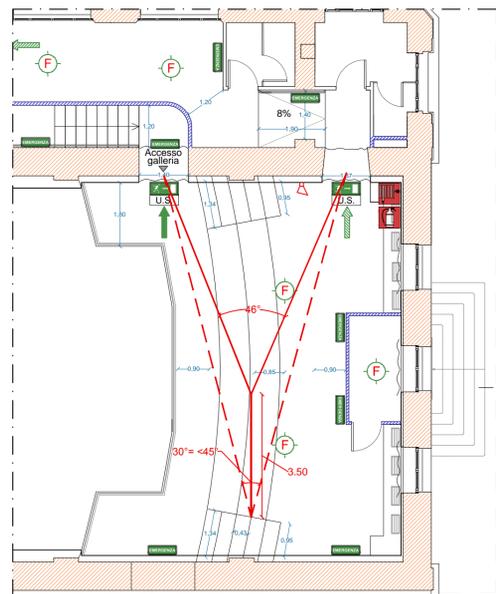


PIANTA PIANO GALLERIA_SCALA 1:100

D.M. 19-08-1996, PUNTO 4.3.2 (NUMERO DELLE USCITE), PUNTO 4.3.4 LETTERA b (LUNGHEZZA DELLE VIE DI USCITA) E TAVOLE ALLEGATE AL DECRETO

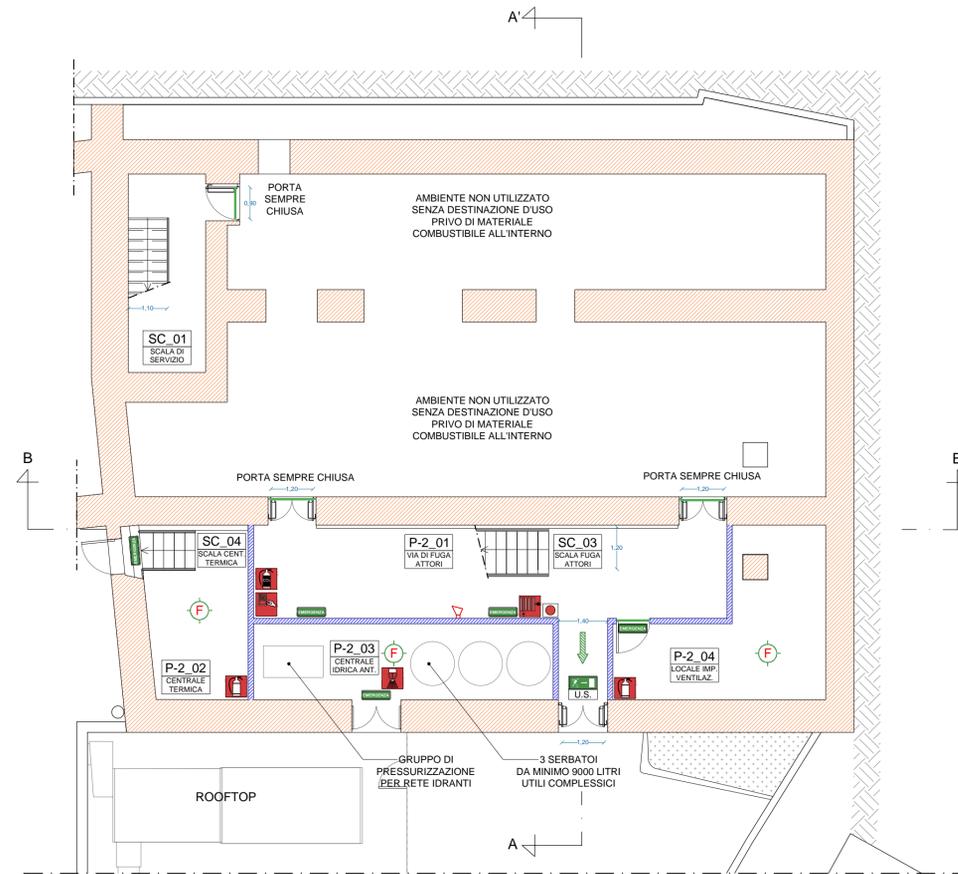


PIANTA PIANO -2_SCALA 1:100

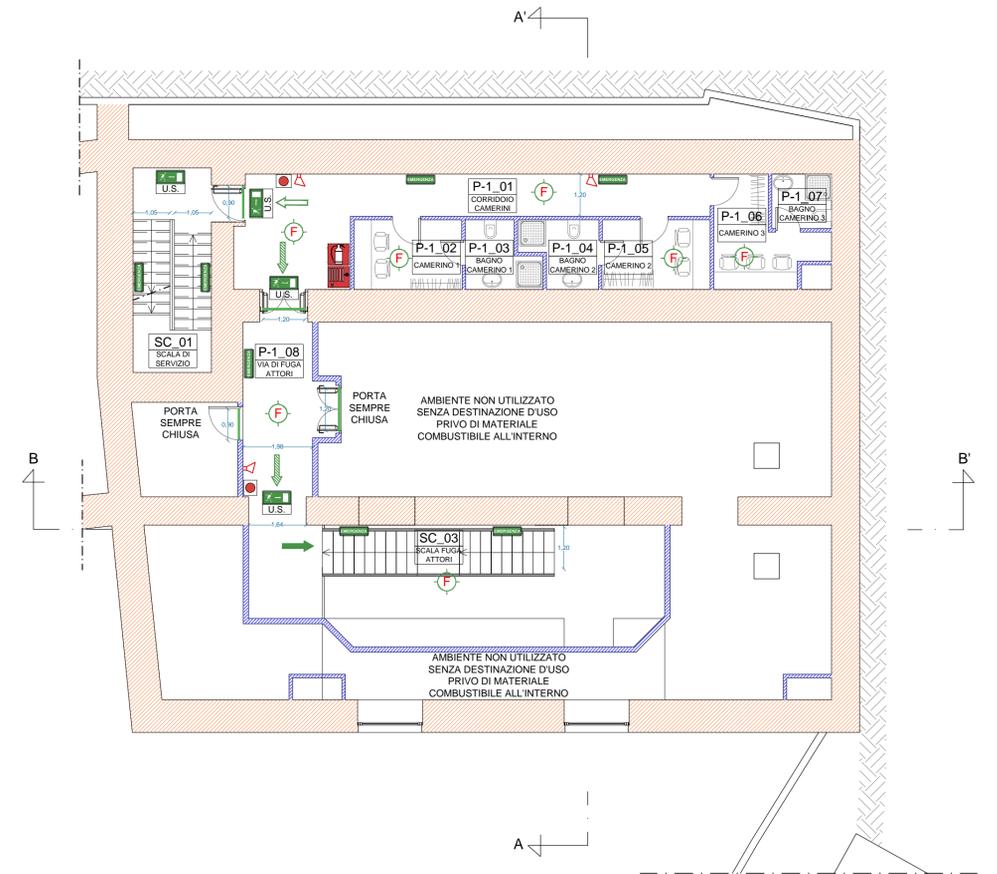

PIANTA PIANO -1_SCALA 1:100



PIANTA PIANO TERRA_SCALA 1:100

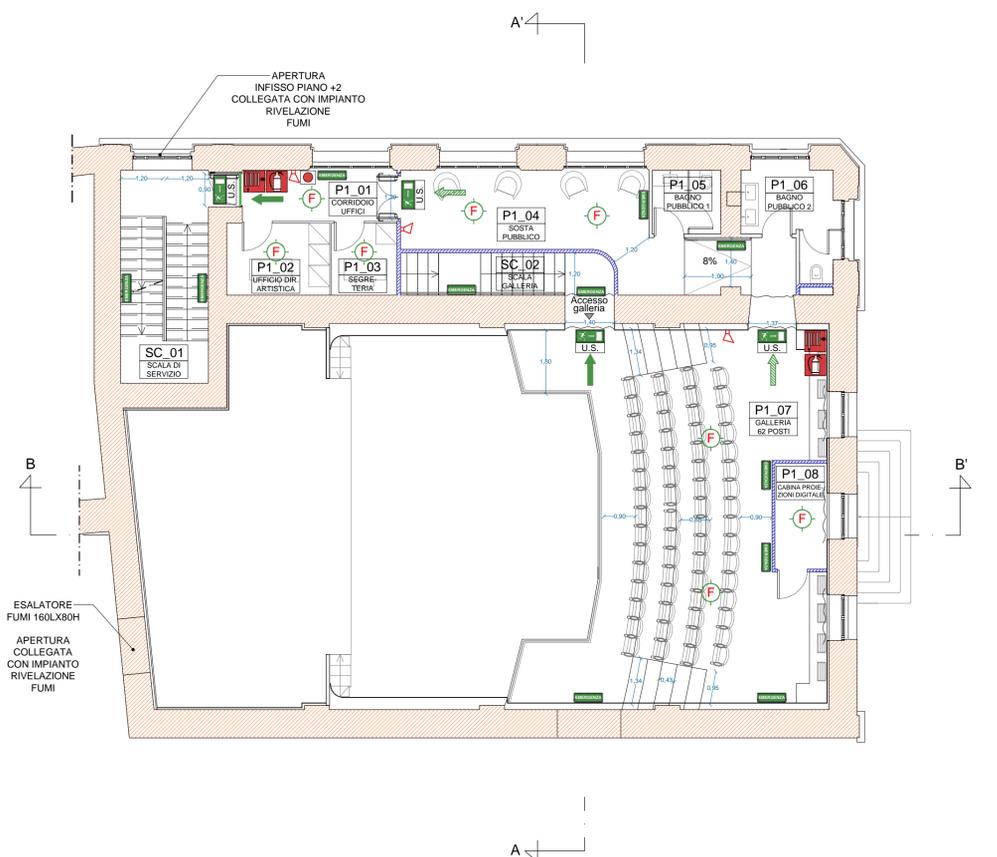

PIANTA PIANO GALLERIA_SCALA 1:100

