



COMUNE DI SUBIACO
Piazza S. Andrea, 1
00028 ROMA



REGIONE LAZIO
Direzione Regionale Cultura
(Attuazione DRG 365 del 2016
"Sviluppo delle strutture culturali")

RESTAURO E RIFUNZIONALIZZAZIONE
PER LA RIAPERTURA DEL TEATRO NARZIO



Progetto Architettonico ed Impiantistico:

Arch. Anelinda Di Muzio

Progetto Strutturale:

Ing. Valerio Orlandi

Progetto di Restauro delle facciate:

Arch. Serena Mercuri

Coordinamento per la sicurezza:

Arch. Domenico Bechis

Consulente per gli impianti meccanici: Ing. Marco Di Pietro

Consulente per l'impianto elettrico: Ing. Domenico Bonfà

Collaborazione: Arch. Ambra Troiani, Arch. Alessandra Vocaturo, Ing. Marco Corsetti


RUP: Arch. Daniele Cardoli

PROGETTO ESECUTIVO

PROGETTO ARCHITETTONICO
SEZIONE A-A'

ELABORATO
AR06

| REV. N. | DATA: | DESCRIZIONE | SCALA | DATA |
|---------|-------|-------------|-------|---------------|
| REV. N. | DATA: | DESCRIZIONE | 1:50 | DICEMBRE 2018 |

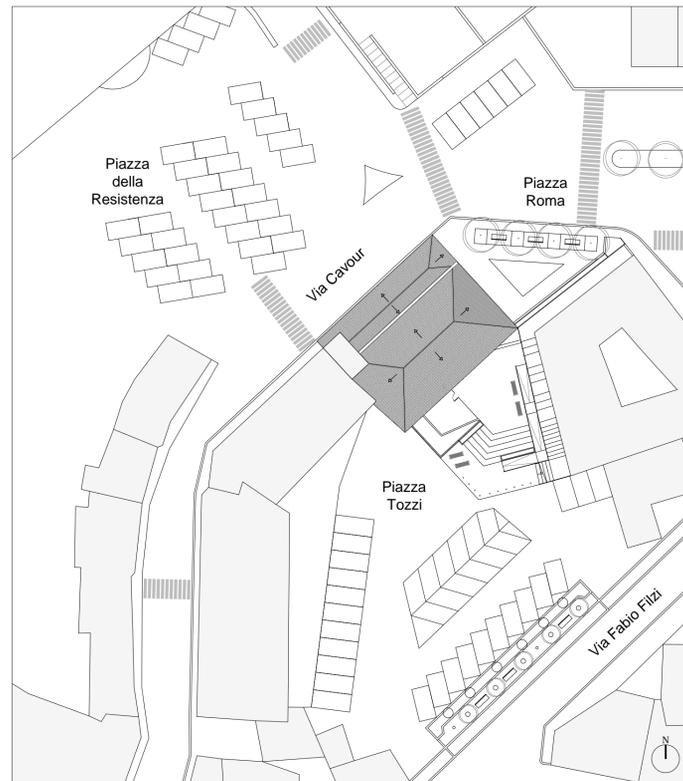

PLANIMETRIA, SCALA 1:500

